

ОСНОВНАЯ СХЕМА РАЗМЕЩЕНИЯ ОБЪЕКТА
«Реконструкция магистрального газопровода Платовка-Курбес
на участке км 57,2+км 71,4. Км строение 54».


Строительное сетевое посещение

Планировочное сетевое посещение

УСЛОВНЫЕ ОБОЗНАЧЕНИЯ:

- граница отвода под газопровод
- граница застроенных участков по сведениям ГИИ
- граница муниципальный района
- граница сельского поселения

СХЕМА РАСПОЛОЖЕНИЯ ЛИСТОВ:

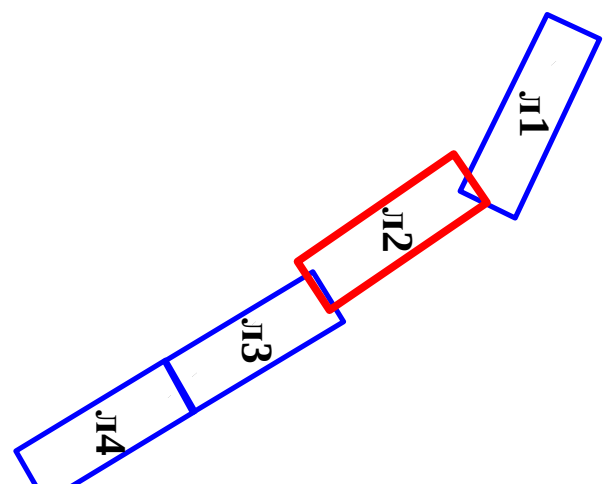

Имя	Фамилия	Имя	Фамилия	Имя	Фамилия	Имя	Фамилия
Директор	Иванов С.И.	Исполнитель	Соловьев Е.В.	Заведующий		Получил	
Дата		Дата		Дата		Дата	

«Реконструкция магистрального газопровода Платовка-Курбес
на участке км 57,2+км 71,4. Км строение 54»

ОСНОВНАЯ СХЕМА
РАЗМЕЩЕНИЯ ОБЪЕКТА

Лист 2

Лист 4

Масштаб 1:1000

Безопасный район

Красноярский край

ООО «Экспро-Проект»